


圖1、台東女中空拍圖



圖2、預計鋪設範圍圖




設置者：晶成能源股份有限公司
 申請位置：台東市台東段0001-0070, 0003-0000, 0008-0000 地號
 設置容量：270.48 kWp
 模組型號：URE DEF49007A, 共計 552 片。
 變流器型號：(PrimeVOLT PV-60000H-U)×1
 (PrimeVOLT PV-50000S2-U)×4, 共計 5 台。

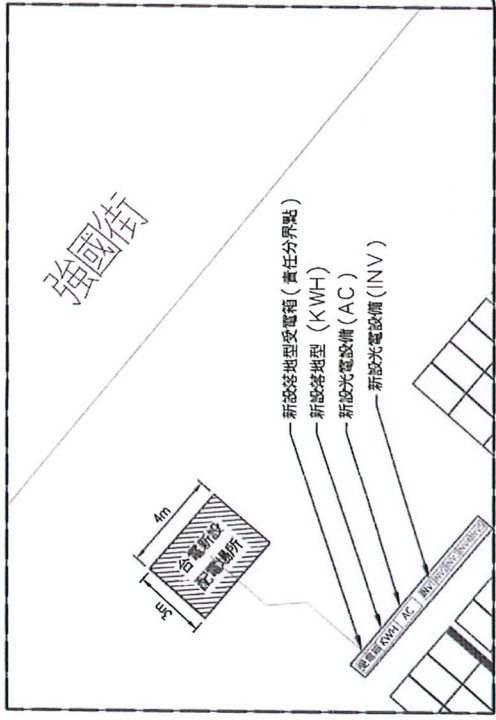


新設落地型受電箱 (責任分界點)
 新設落地型 (KWH)



預埋 P150
 試埋至地下 1.2 公尺處。
 註：若建築尚未開水溝時，埋至建築線外 0.3 公尺，
 如遇水溝則過水溝底至少埋到房屋牆壁外 0.1 公尺。

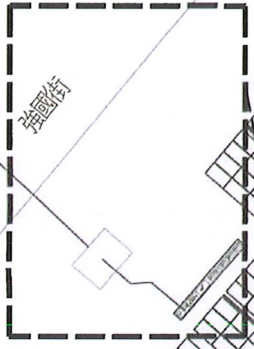

115.4.07
 審核記

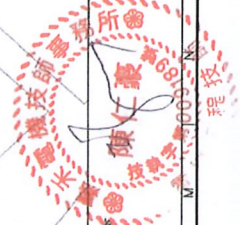

圖次	修訂明細表	設計單位	嘉禾電機技師事務所	設計人	JHC	校對人	JHC	審核人	JHC	工程師	陳仁豪	圖名	台灣新設配電場所	圖號	25PVUCC002
A0	114.09.18 原設計圖	圖名	台灣新設配電場所	圖號	25PVUCC002	比例	A3:1/400	單位	m	圖號	P-1	日期	115.03.23	圖名	台灣新設配電場所
BO	114.10.14 修訂圖	圖名	台灣新設配電場所	圖號	25PVUCC002	比例	A3:1/400	單位	m	圖號	P-1	日期	115.03.23	圖名	台灣新設配電場所
BT	115.03.19 修訂圖	圖名	台灣新設配電場所	圖號	25PVUCC002	比例	A3:1/400	單位	m	圖號	P-1	日期	115.03.23	圖名	台灣新設配電場所

晶成能源股份有限公司

晶成能源股份有限公司

國立臺東女子高級中學太陽光電初步配置圖

日期 2024.9.12

系統基本資料

地址	台東縣台東市 四維路一段690號
總裝置容量 (kWp)	254.80
模組型號	URE DEF49007A
模組數量(pcs)	520
併聯電壓	外線3Φ4W 220 / 380 V

